



Acesso VTR

ACESSO PRINCIPAL
COM 60% DAS UP

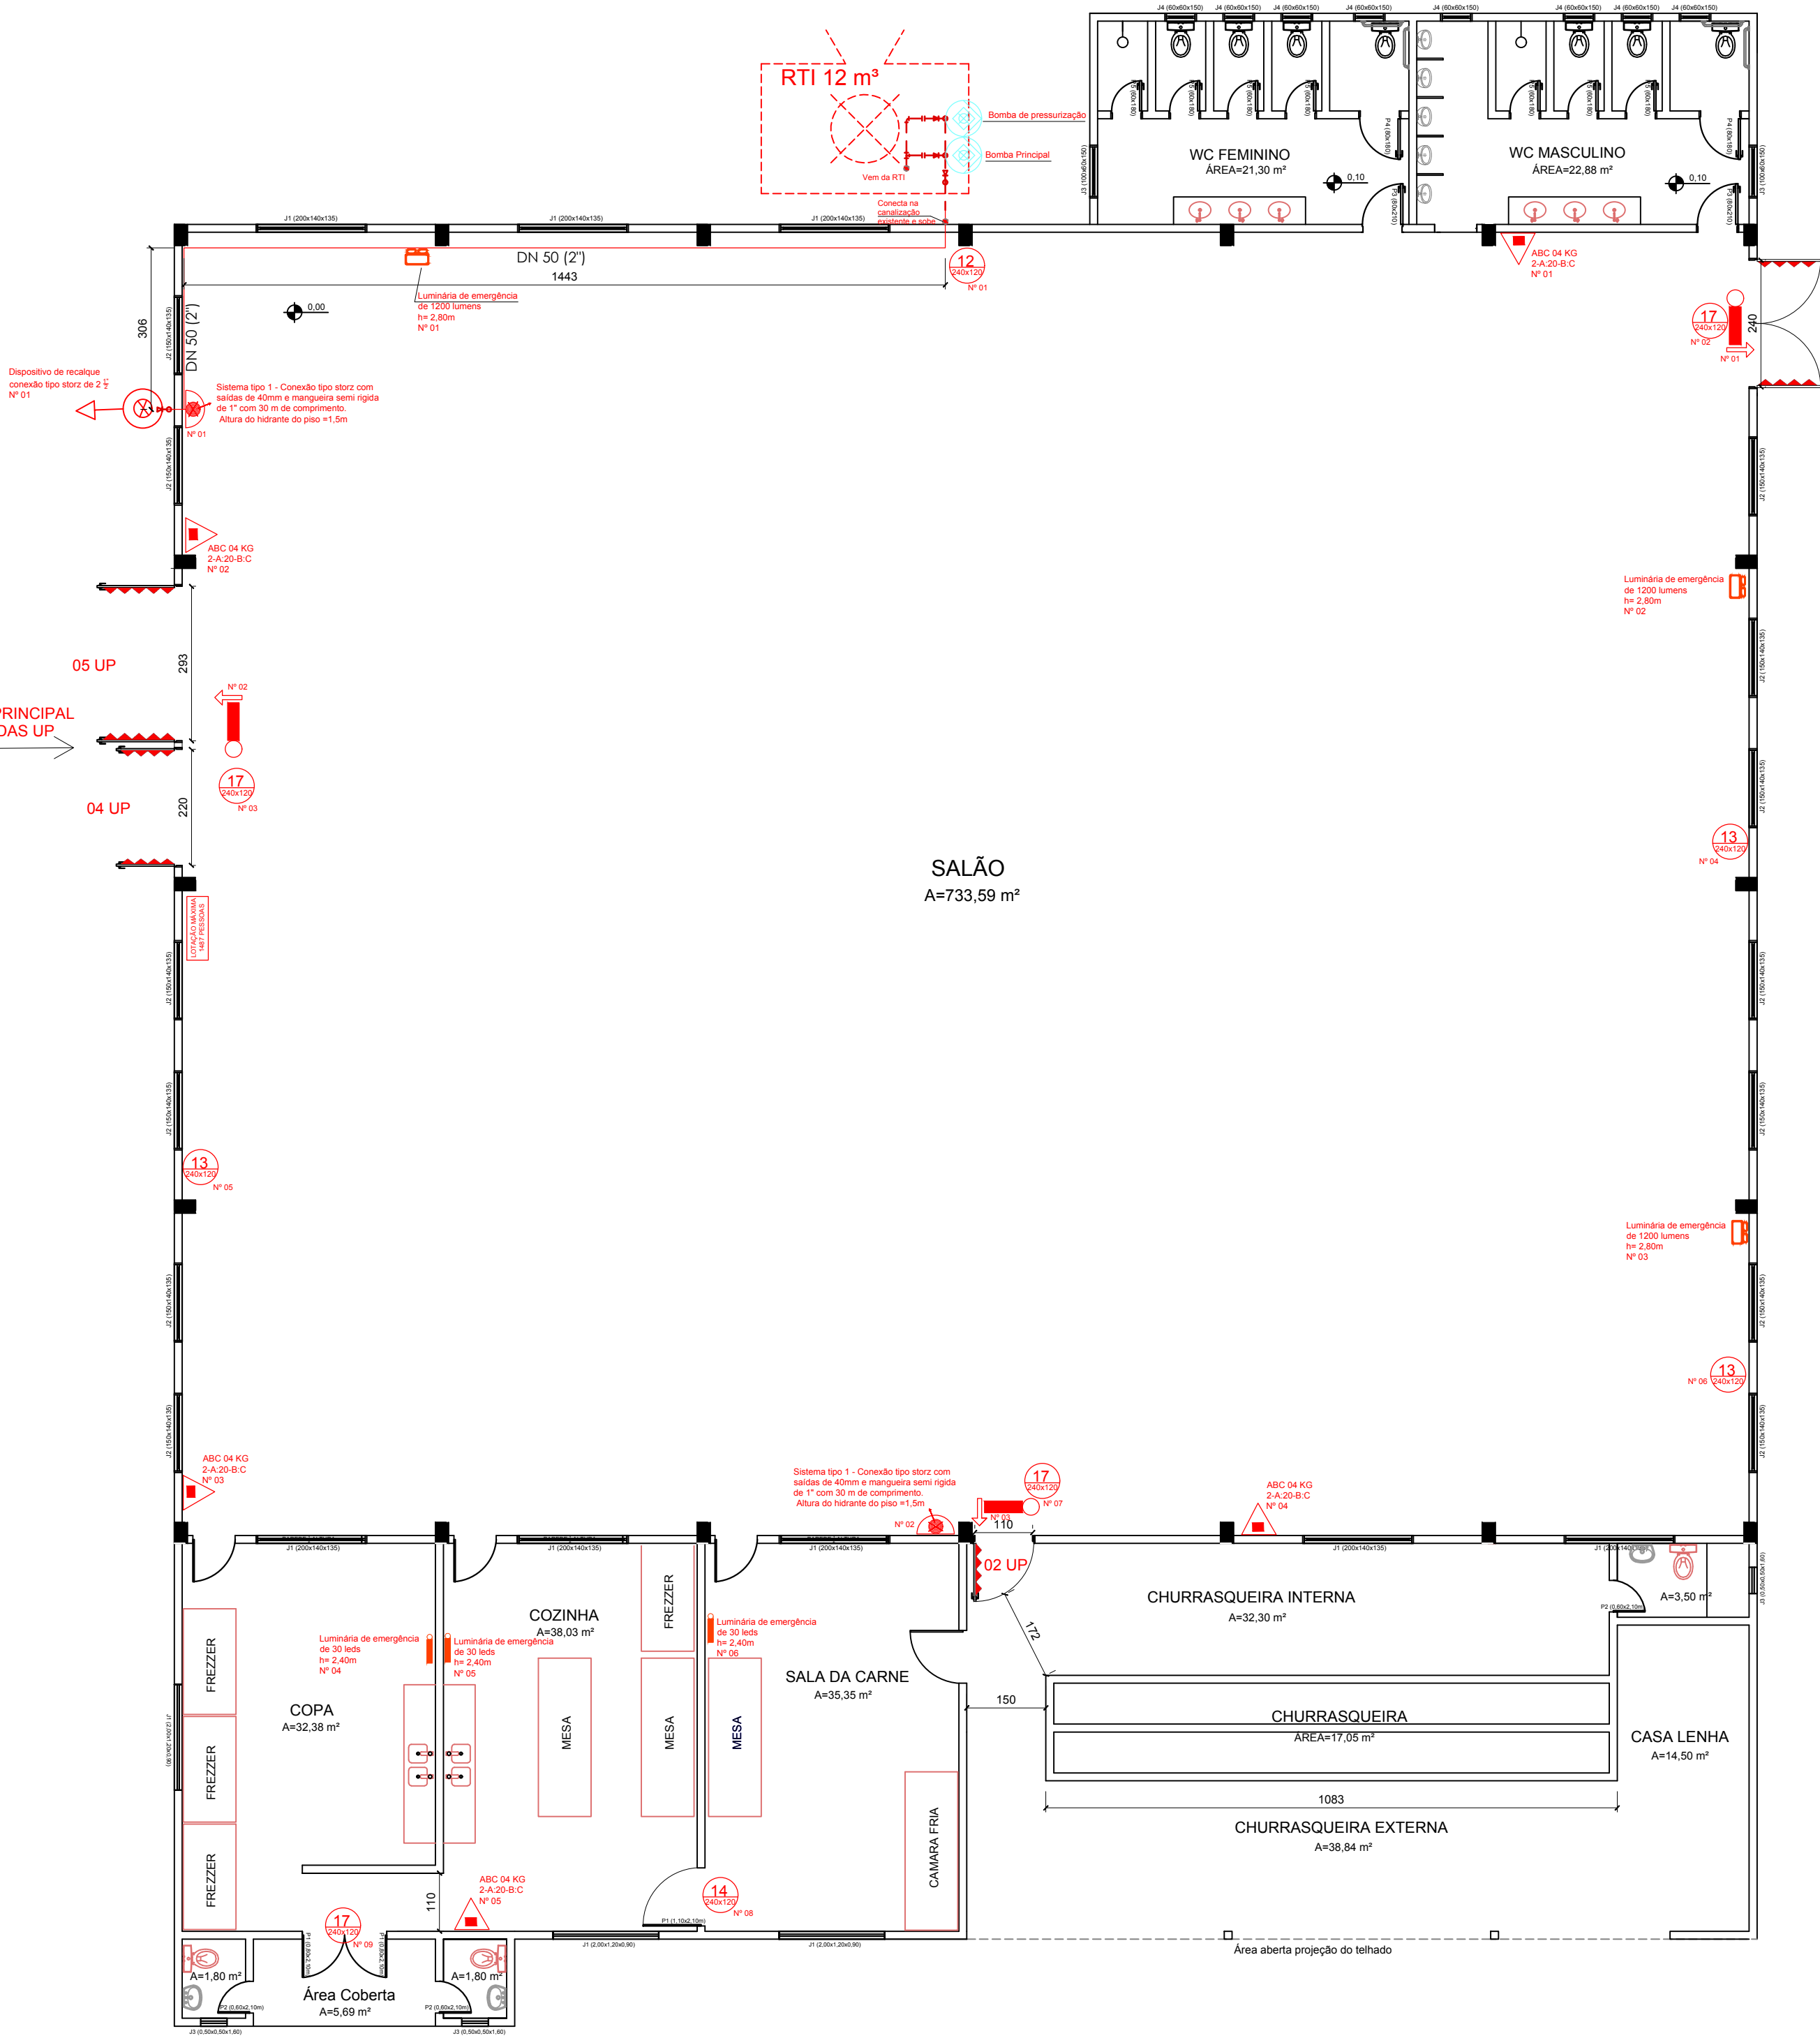

PLANTA BAIXA EDIFICAÇÃO
A= 1036,24m²

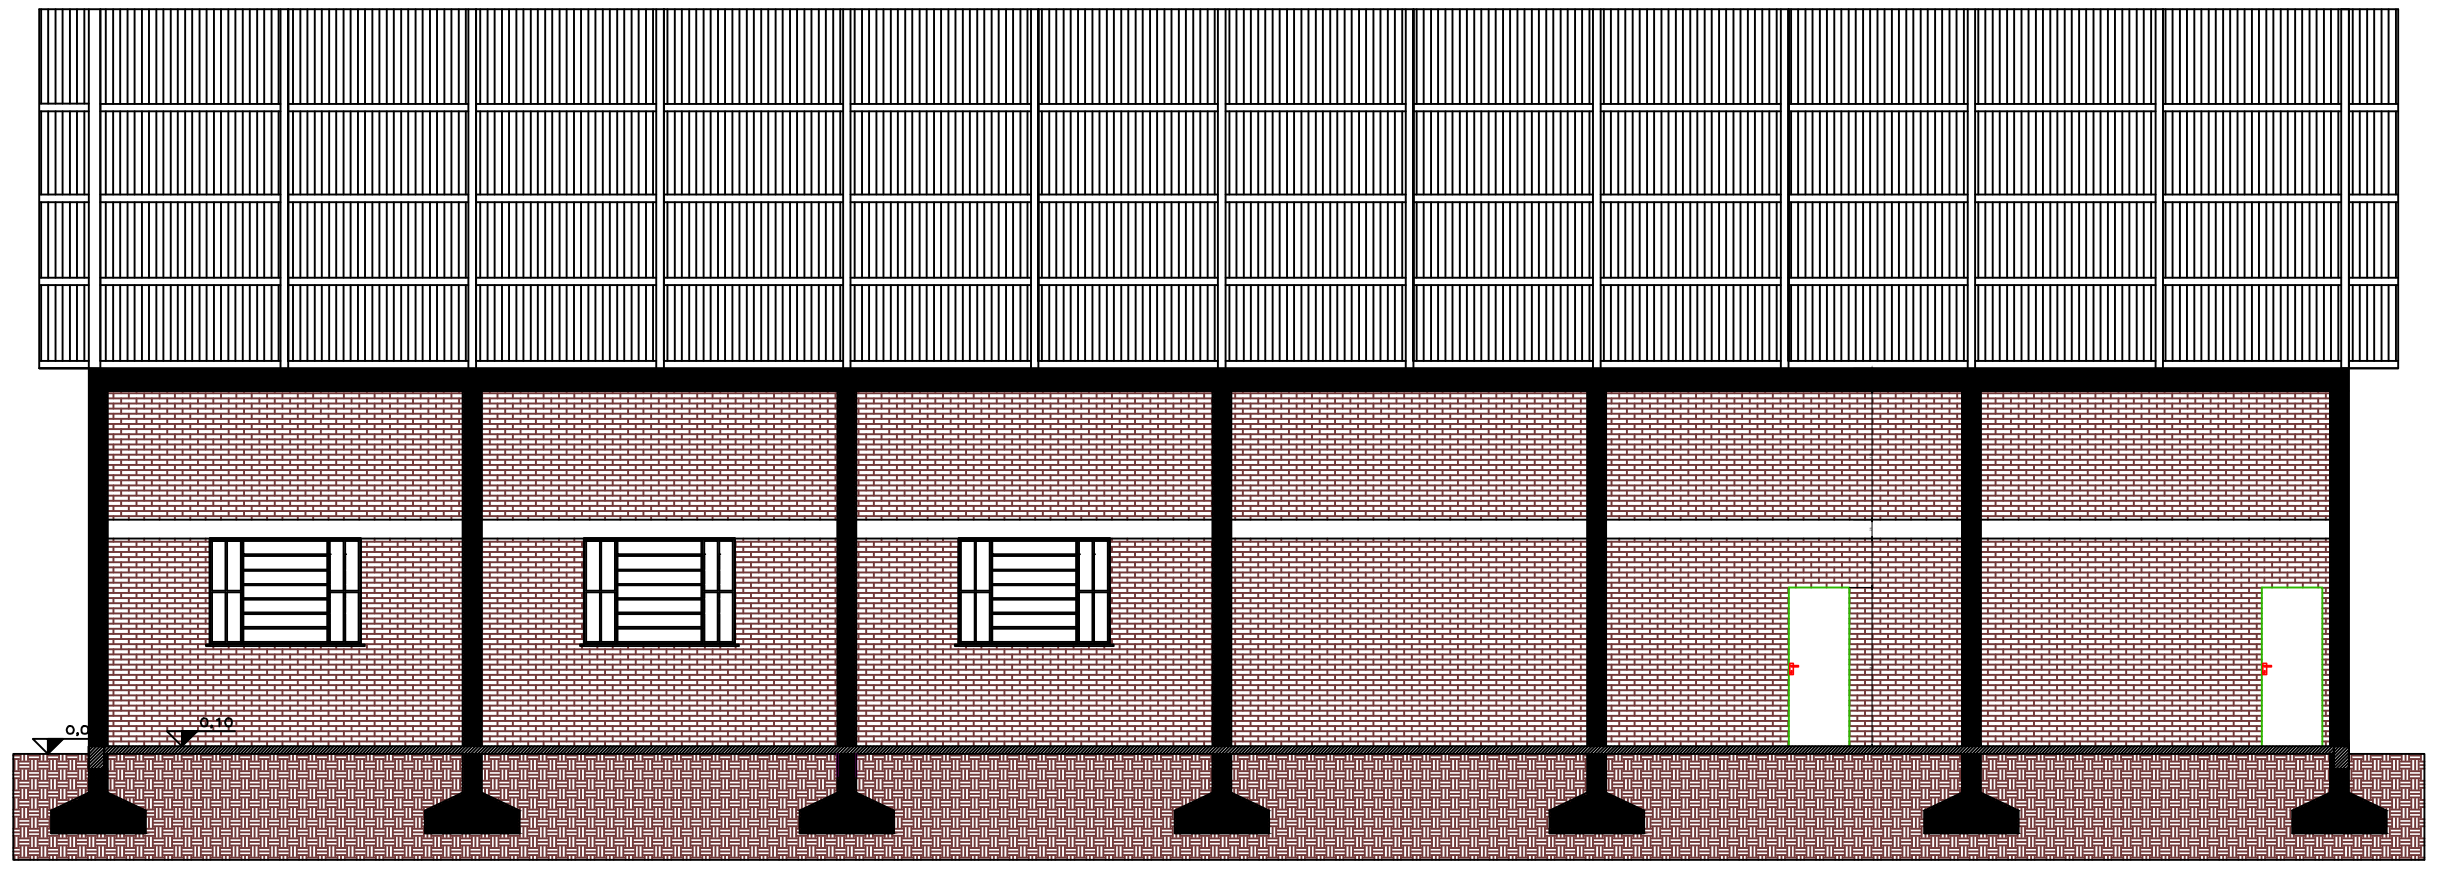

DETALHE - EXTINTORES DE INCÊNDIO

Altura mínima: 1,80m
Altura máxima: 1,90m
Visão Frontal

Conforme RT CBMRS nº 14/2016

Extintor	Capacidade	Pressurização em Pressão
Extintor ABC	1,0kg	1,0kg
Extintor ABC	2,0kg	2,0kg
Extintor ABC	3,0kg	3,0kg
Extintor ABC	4,0kg	4,0kg
Extintor ABC	5,0kg	5,0kg
Extintor ABC	6,0kg	6,0kg
Extintor ABC	7,0kg	7,0kg
Extintor ABC	8,0kg	8,0kg
Extintor ABC	9,0kg	9,0kg
Extintor ABC	10,0kg	10,0kg
Extintor ABC	12,0kg	12,0kg
Extintor ABC	15,0kg	15,0kg
Extintor ABC	20,0kg	20,0kg
Extintor ABC	25,0kg	25,0kg
Extintor ABC	30,0kg	30,0kg
Extintor ABC	35,0kg	35,0kg
Extintor ABC	40,0kg	40,0kg
Extintor ABC	45,0kg	45,0kg
Extintor ABC	50,0kg	50,0kg
Extintor ABC	55,0kg	55,0kg
Extintor ABC	60,0kg	60,0kg
Extintor ABC	65,0kg	65,0kg
Extintor ABC	70,0kg	70,0kg
Extintor ABC	75,0kg	75,0kg
Extintor ABC	80,0kg	80,0kg
Extintor ABC	85,0kg	85,0kg
Extintor ABC	90,0kg	90,0kg
Extintor ABC	95,0kg	95,0kg
Extintor ABC	100,0kg	100,0kg

Extintor	Capacidade	Pressurização em Pressão
Extintor ABC	1,0kg	1,0kg
Extintor ABC	2,0kg	2,0kg
Extintor ABC	3,0kg	3,0kg
Extintor ABC	4,0kg	4,0kg
Extintor ABC	5,0kg	5,0kg
Extintor ABC	6,0kg	6,0kg
Extintor ABC	7,0kg	7,0kg
Extintor ABC	8,0kg	8,0kg
Extintor ABC	9,0kg	9,0kg
Extintor ABC	10,0kg	10,0kg
Extintor ABC	12,0kg	12,0kg
Extintor ABC	15,0kg	15,0kg
Extintor ABC	20,0kg	20,0kg
Extintor ABC	25,0kg	25,0kg
Extintor ABC	30,0kg	30,0kg
Extintor ABC	35,0kg	35,0kg
Extintor ABC	40,0kg	40,0kg
Extintor ABC	45,0kg	45,0kg
Extintor ABC	50,0kg	50,0kg
Extintor ABC	55,0kg	55,0kg
Extintor ABC	60,0kg	60,0kg
Extintor ABC	65,0kg	65,0kg
Extintor ABC	70,0kg	70,0kg
Extintor ABC	75,0kg	75,0kg
Extintor ABC	80,0kg	80,0kg
Extintor ABC	85,0kg	85,0kg
Extintor ABC	90,0kg	90,0kg
Extintor ABC	95,0kg	95,0kg
Extintor ABC	100,0kg	100,0kg

DETALHE - ILUMINAÇÃO DE EMERGÊNCIA

Altura mínima: 2,50m
Altura máxima: 2,50m
Visão Frontal

Conforme RT CBMRS nº 11 - Pare 1/2016

EDIFICAÇÃO: Prefeitura Municipal de Cruzaltense - Salão comunitário Linha Santa Catarina		TIPO DE PROJETO: PREVENÇÃO DE INCÊNDIO	
LOCALIZAÇÃO: Linha Santa Catarina, s/n - Bairro interior - Cruzaltense - RS.			
AUTOR DO PROJETO: Engenheira Civil Josiane Belencourt CREA - RS 278641		PROPRIETÁRIO/RESPONSÁVEL: Prefeitura Municipal de Cruzaltense Kely José Longo	
TÍTULO: PBX_ edificação Planta de corte		ESCALA: 1:100 DATA: Abril_2020	ÁREA: 1036,24 m² PRANCHA: 03
PROPRIETÁRIO/RESPONSÁVEL		RESPONSÁVEL TÉCNICO	